

ZAŁ
ZORYC
PEŁNY

inż. W
upr. 426/S
uprawnienia do
w specjalności
instalacji i urząd
nawych, węg
o nr MA

- OZNACZENIA**
- projektowana sieć kanaliz
 - projektowany rurociąg tłoc
 - projektowana studzienka
 - projektowany kanał sanita
 - projektowany przyłącz sa
 - projektowana przepomp
 - projektowana rura ochron
 - projektowany kabel energ
 - projektowana szafka ster
 - projektowana lampa oświ
 - zestaw złączowo-pomiar
 - koordynacyjną-według od
 - projektowane ogrodzenie
 - Ow-24 - miejsca wierceń geologicz
 - linia rozgraniczająca teren
 - o ustaleniu lokalizacji inwe
 - pas drogowy DK94 i DW9
 - działki objęte niniejszym v

Temat:
Budowa przekroczeń Nr 1 i Nr 2 drogi krajowej Nr 94 sieci kanalizacji sanitarnej miejscowości Łukanowice na dz. nr 65/2, 93/3, 175/2, 290/2, 302 jednostek ewidencyjnych Łukanowice 121613_5.0006, przekroczenia Nr 3 drogi wojewódzkiej na odcinku nr 181 w km 0+101 do km 0+131 i w km 0+161 odcinku nr 181 w km 0+101 na dz. nr 515/13, 516/4, 517/2, 1761/4 jednostek ewidencyjnych Wojnicz 121613_4.0001, 819/9 jednostka ewidencyjna Wojnicz 121613_5.0014

Tytuł rysunku:
Projekt zagospodarowania terenu, cz.


PROJEKTOWAŁ:	inż. Waldemar Kubik
OPRACOWAŁA:	mgr inż. Katarzyna Kubik-Bęben
OPRACOWAŁ:	mgr inż. Marcin Włodarz
SPRAWDZIŁ:	mgr inż. Kacper Bęben

Pracownia Pr
ul. Józefa Sare

Poświadczam, że niniejszy dokument został opracowany w wyniku prac geodezyjnych i kartograficznych, których rezultaty zawiera operat techniczny wpisany do ewidencji materiałów państwowego zasobu geodezyjnego i kartograficznego

Organ prowadzący państwowy zasób geodezyjny i kartograficzny	STAROSTA TARNOWSKI
Identyfikator ewidencyjny materiału zasobu - operatu technicznego	P. 1216. 2018. 6034
Data wpisania operatu technicznego do ewidencji materiałów zasobu	19 PAZ. 2018
Imię, nazwisko i podpis osoby reprezentującej organ	mgr inż. Bartosz Borchyński STARSZY GEODETA w Wydziale Geodezji

PRZEDSIĘBIORSTWO USŁUG
GEODEZYJNO - PROJEKTOWYCH
AZYMUT
Antoni Cwiara, Eugeniusz Bandaś
33-200 Dąbrowa Tarnowska, ul. Kościuszki 14
tel. 71 724 43 43
e-mail: biuro@azymut.pl
Geodeta uprawniony
Antoni Cwiara
upr. zawodowych 11961

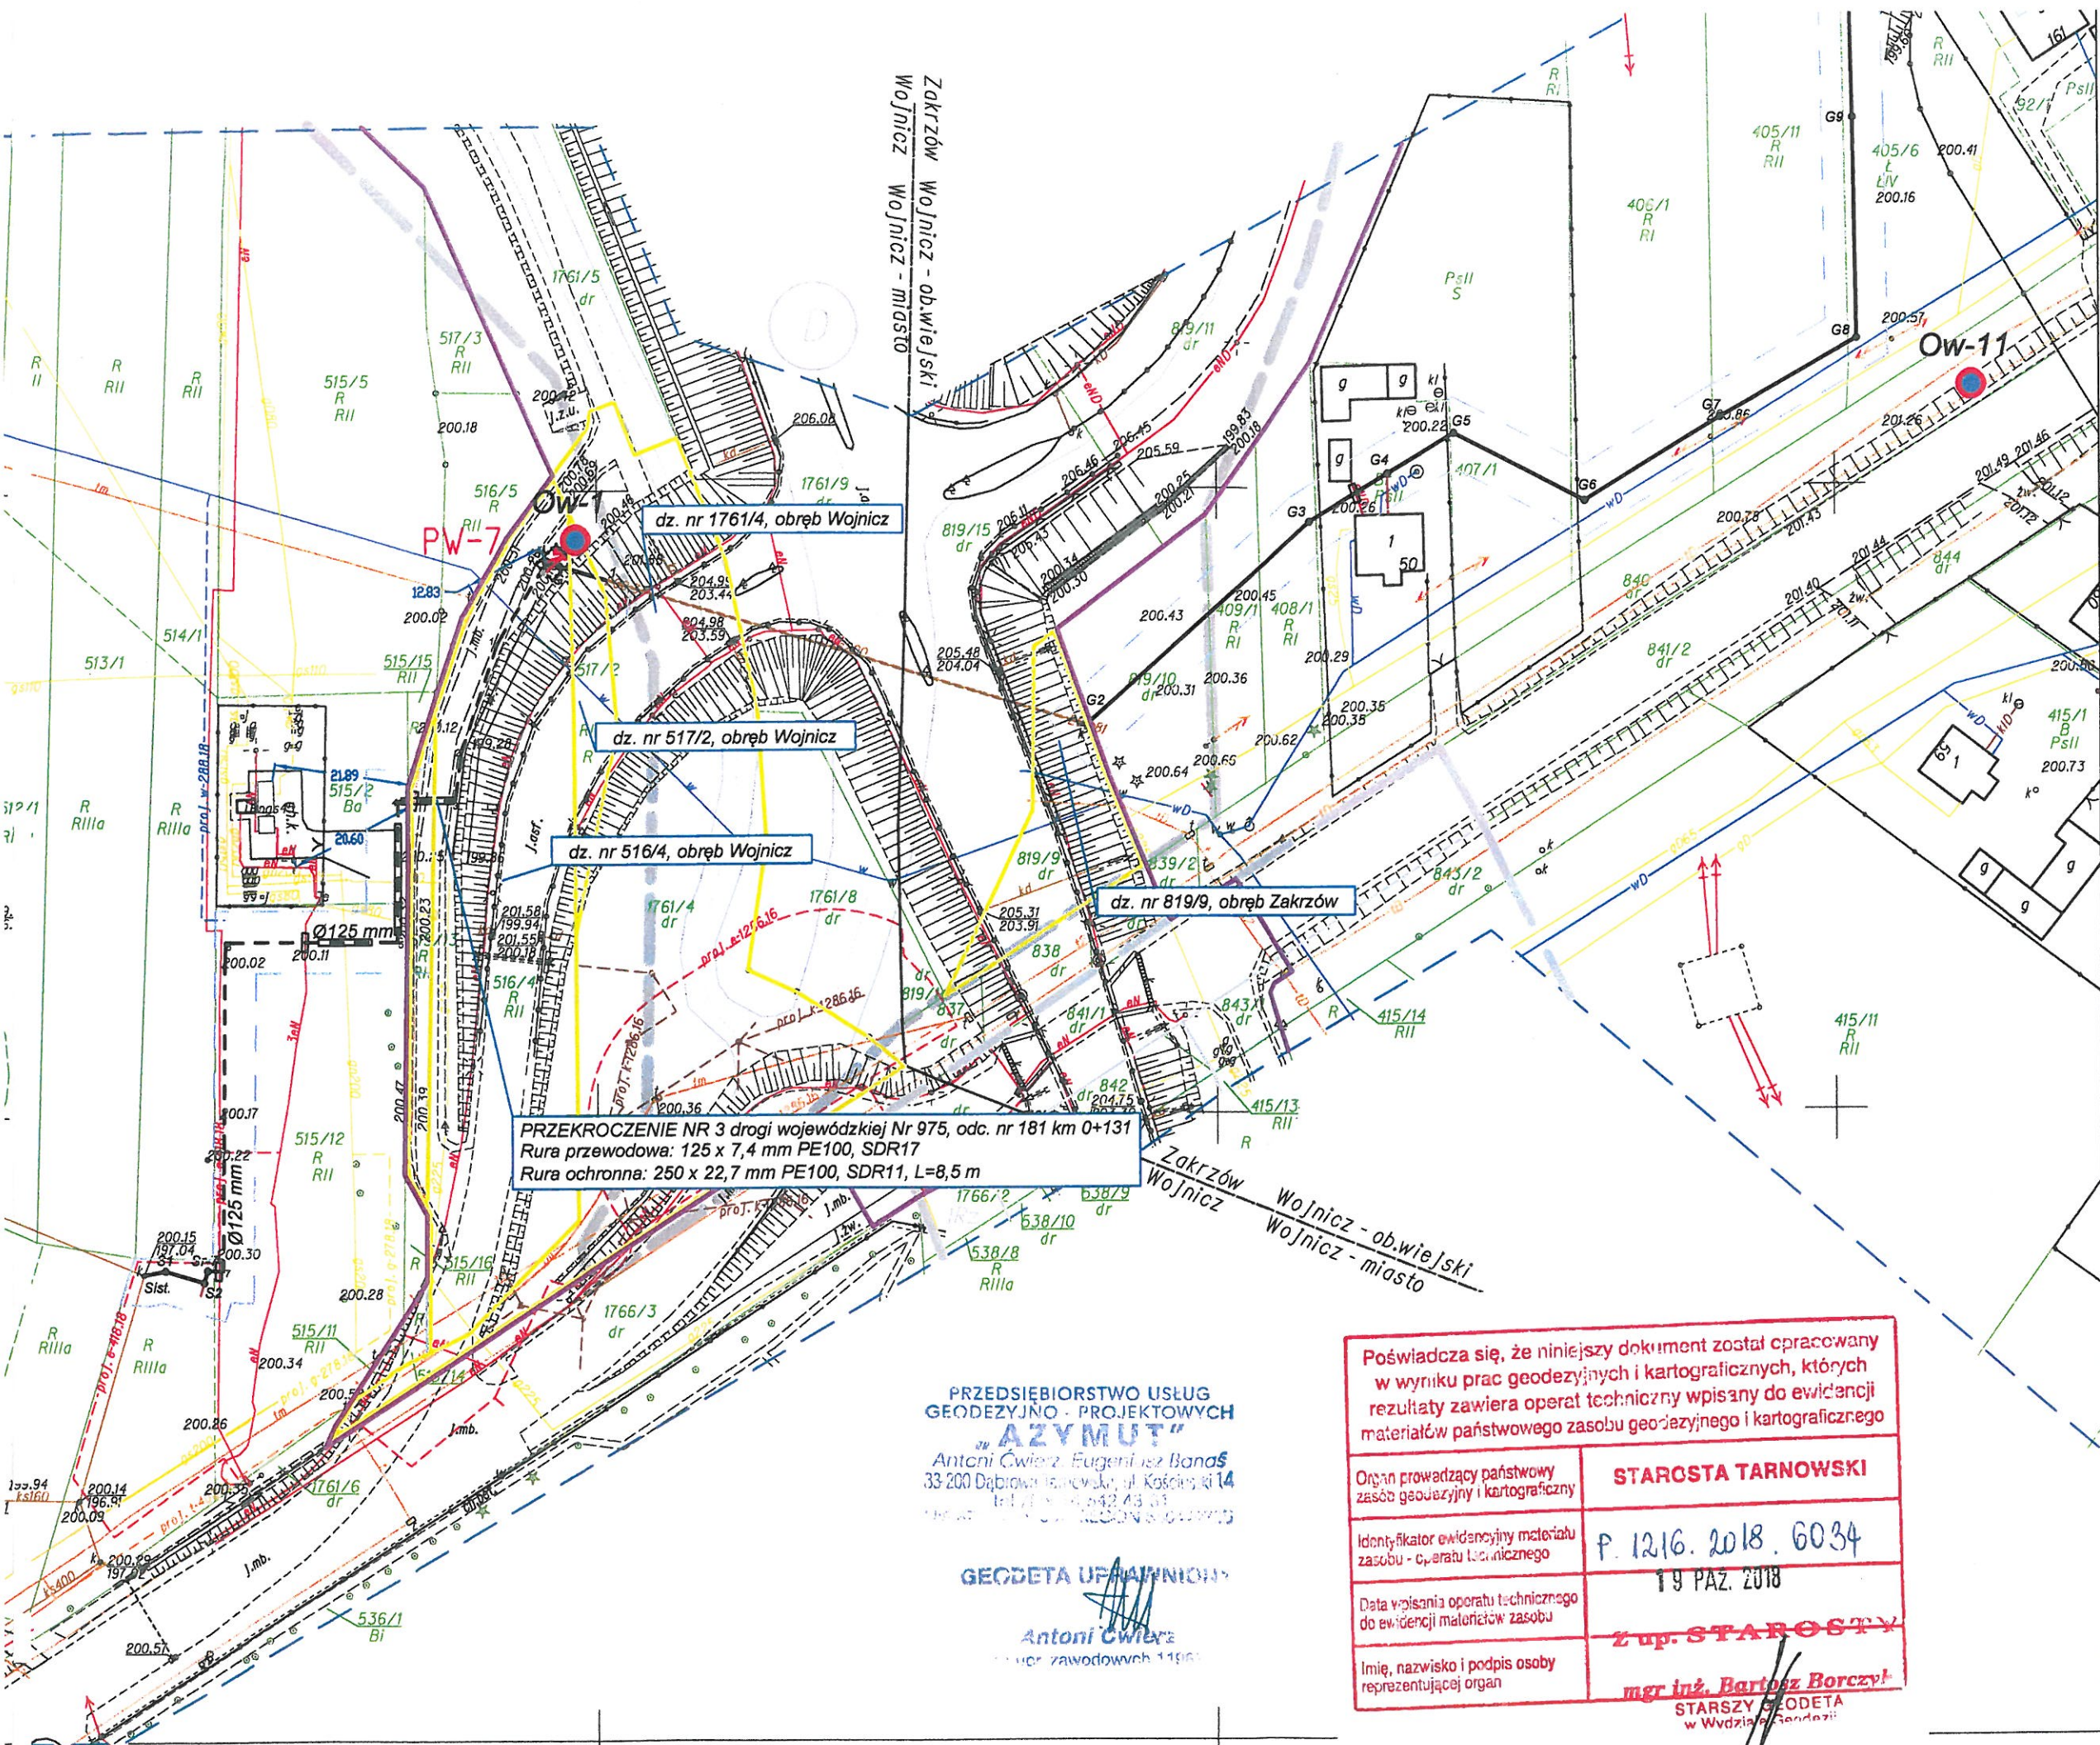

ZA ZGODNOŚĆ
Z ORYGINAŁEM MAP
PRZYSTĘTU DO ZASOBU

03.2019r.

inż. Waldemar Kubik
upr. 426/92-sięć wodociągowe
uprawnienia do projektowania i nadzoru
w specjalności instalacyjnej w zakresie sieci,
instalacji i urządzeń cieplnych, wentylacyjnych,
gazowych, wodociagowych i kanalizacyjnych
o nr MAP/0328/POOS/07

WOJEWODA MAŁOPOLSKI

Z up. Wojewody Małopolskiego


mgr inż. arch. Danuta Masłowska-Peciej
Kierownik Oddziału
w Wydziale Infrastruktury

PROJEKT BUDOWLANY
ZATWIERDZAM

OZNACZENIA :

- projektowana sieć kanalizacji sanit. Ø200 mm
- - - projektowany rurociąg tłoczny Ø90-125 mm
- projektowana studzienka kanalizacyjna
- projektowany kanał sanitarny Ø160 mm
- projektowany przyłącz sanitarny Ø160 mm
- OPW-7 - projektowana przepompownia ścieków
- projektowana rura ochronna
- projektowany kabel energetyczny nN w rurze osłonowej
- projektowana szafka sterownicza
- projektowana lampa oświetleniowa
- zestaw złączowo-pomiarowy nieobjęty naradą koordynacyjną-według oddzielnego opracowania TAURON S.A.
- projektowane ogrodzenie przepompowni ścieków
- Ow-24 - miejsca wierceń geologicznych
- linia rozgraniczająca teren planowanej inwestycji (dot. decyzji o ustaleniu lokalizacji inwestycji celu publicznego)
- pas drogowy DK94 i DW975
- działki objęte niniejszym wnioskiem

Temat: Budowa przekroczeń Nr 1 i Nr 2 drogi krajowej Nr 94 sieci kanalizacji sanitarnej Dz. 90 mm PE oraz Dz. 225 mm PE w miejscowości Łukanowice na dz. nr 65/2, 93/3, 175/2, 290/2, 302 jednostka ewidencyjna Wojnicz 121613_5, obręb ewidencyjny Łukanowice 121613_5.0006, przekroczenia Nr 3 drogi wojewódzkiej Nr 975 sieci kanalizacji sanitarnej Dz. 125 mm PE na odcinku nr 181 w km 0+131, przebiegu sieci kanalizacji sanitarnej Dz. 125 mm PE, 200 mm PVC-U w pasie drogowym na odcinkach nr 181 w km 0+101 do km 0+131 i w km 0+161 oraz lokalizacji przepompowni ścieków PW-7 na odcinku nr 181 w km 0+101 na dz. nr 515/13, 516/4, 517/2, 1761/4 jednostka ewidencyjna Wojnicz 121613_4, obręb ewidencyjny Wojnicz 121613_4.0001, 819/9 jednostka ewidencyjna Wojnicz 121613_5, obręb ewidencyjny Zakrzów 121613_5.0014			Nr rys.: 4
Tytuł rysunku: Projekt zagospodarowania terenu, cz. 3			Skala: 1:1000
PROJEKTOWAŁ: inż. Waldemar Kubik spec. inst. sieć, inst. i urz. wod.-kan. RP-Upr. 426/92 MAP/0326/POOS/07 miec. inst. sieć, inst. i urz. wod.-kan.			Branża: Technologia
OPRACOWAŁA: mgr inż. Katarzyna Kubik-Bęben			Data opracowania: 03.2019
OPRACOWAŁ: mgr inż. Marcin Włodarz			Stadium: PB
SPRAWDZIŁ: mgr inż. Kacper Bęben PDK/0209/PWOS/18 spec. instalacyjna			
Pracownia Projektowa PROWODKAN ul. Józefa Sarego 25/4, 31-047 Kraków			

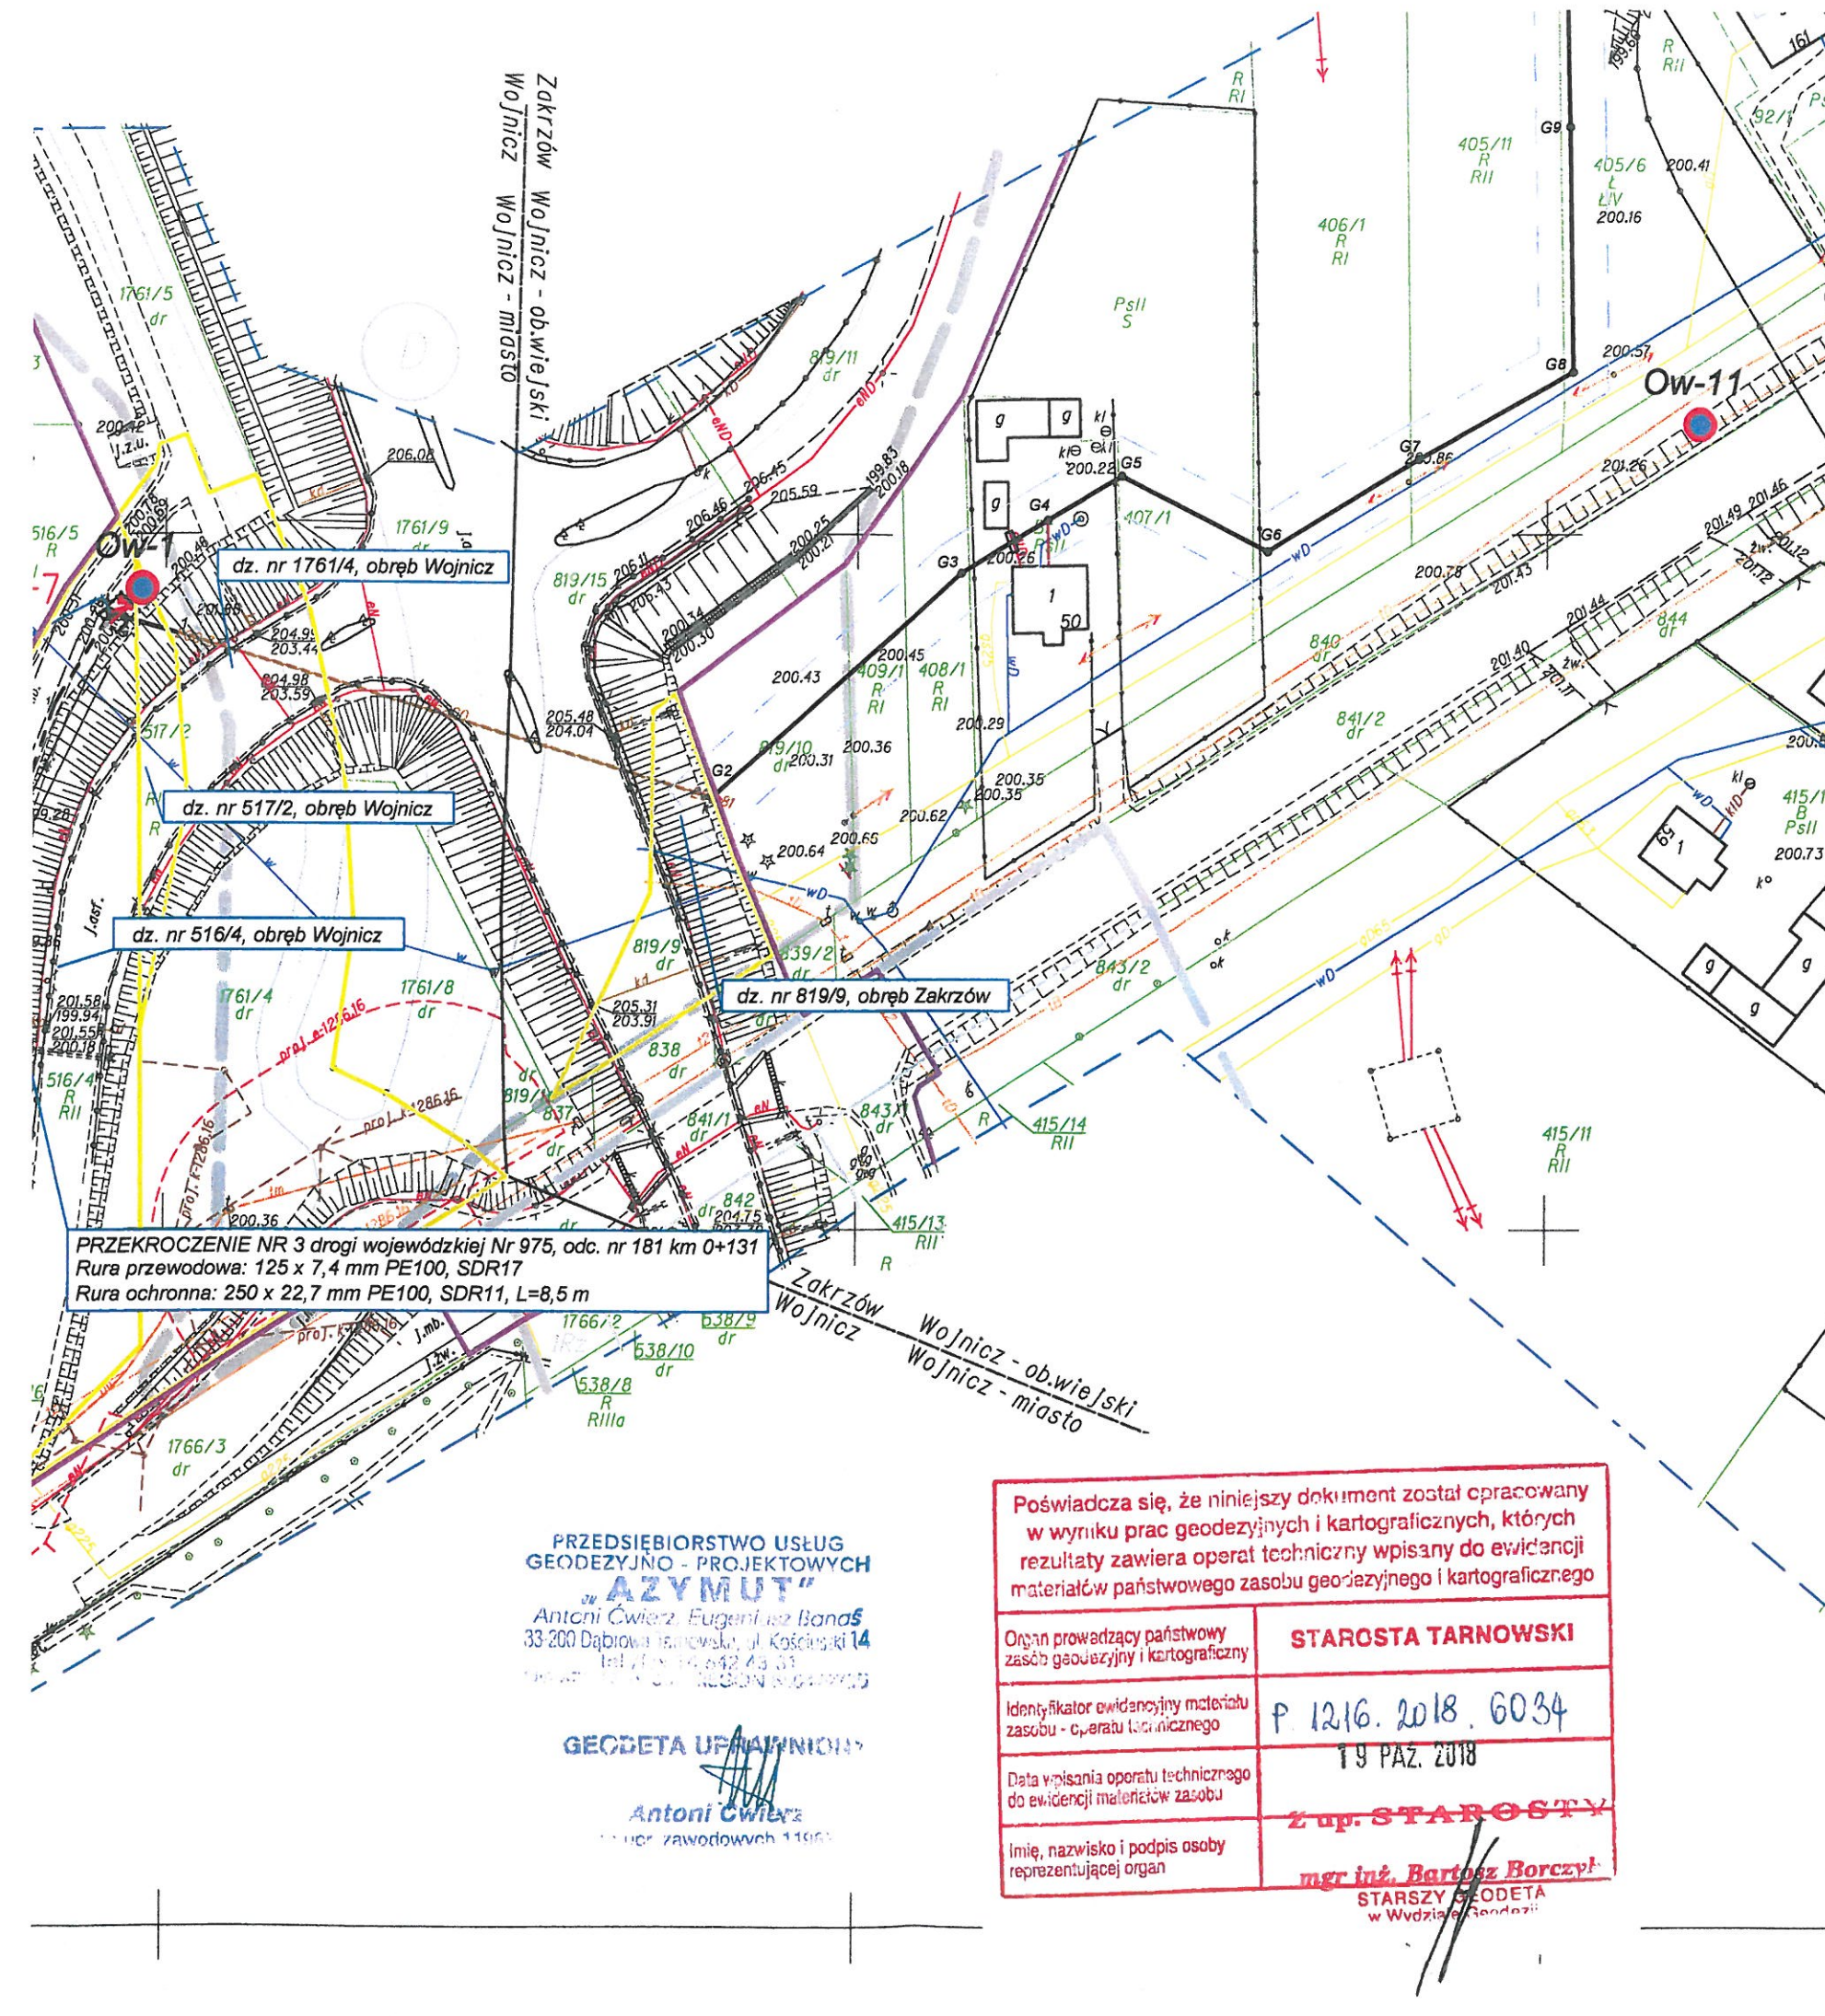

PRZEDSIĘBIORSTWO USŁUG
GEODEZYJNO - PROJEKTOWYCH
AZYMUT

Antoni Cwiercz, Eugeniusz Banda
33-200 Dąbrowa Tarnowska, ul. Kościuski 14
tel. (71) 74 642 45 31
e-mail: a.cwiercz@azymut.pl, e.banda@azymut.pl

GEODETA UPRAWNIENI

Antoni Cwiercz

mgr inż. zawodowych 11963

Poświadczam się, że niniejszy dokument został opracowany
w wyniku prac geodezyjnych i kartograficznych, których
rezultaty zawiera operat techniczny wpisany do ewidencji
materiałów państwowego zasobu geodezyjnego i kartograficznego

Organ prowadzący państwowy zasób geodezyjny i kartograficzny	STAROSTA TARNOWSKI
Identyfikator ewidencyjny materiału zasobu - operatu technicznego	P. 1216. 2018. 6034
Data wpisania operatu technicznego do ewidencji materiałów zasobu	19 PAZ. 2018
Imię, nazwisko i podpis osoby reprezentującej organ	Z up. STAROSTY mgr inż. Bartosz Borchyła STARSZY GEODETA w Wydziale Geodezji